

RYS. 5 – FRAGMENT RZUTU I p
INSTALACJA P.POŻ. – skala 1:100

URZĄD MIAST I STOLECZNEGO WARSZAWY
URZĄD DZIELNICY PRAGA POŁUDNIE
WYDZIAŁ INFRASTRUKTURY
dla DZIELNICY PRAGA POŁUDNIE
ul. Grochowska 274, 03-841 Warszawa
tel. (022) 336-08-15, fax (022) 338-03-50
-2946-

Adaptacja:


INSPEKTOR

Krzysztof Nalazek

2097

UWAGI:

1. obudowa hydrantu płytą G-K
2. istniejący HP-50 oraz pion do likwidacji

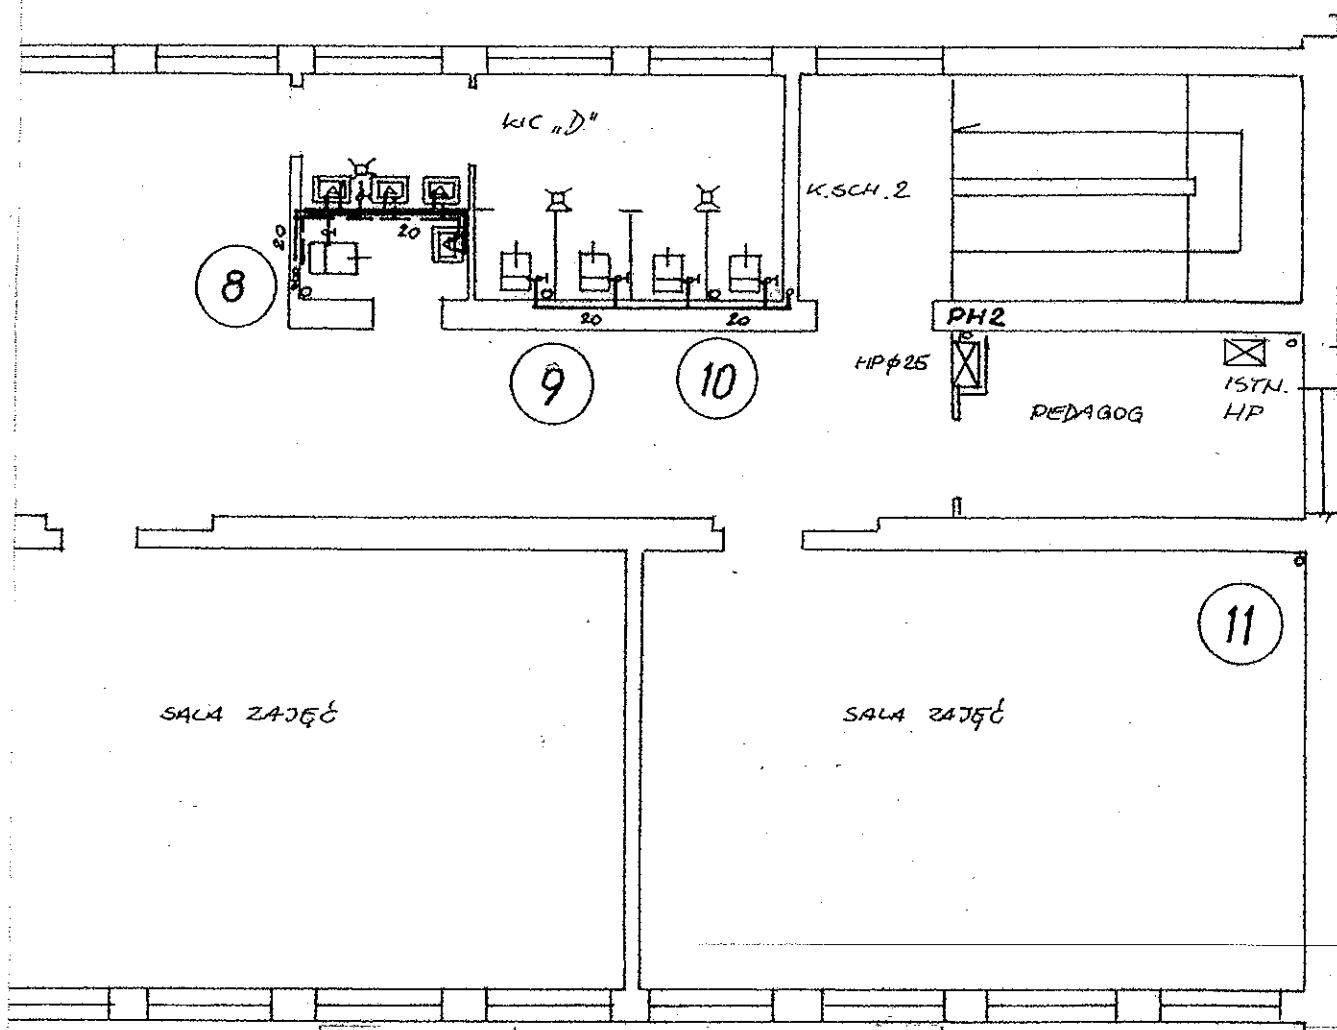

R A F P R O J E K T 		RAF-PROJEKT FILIA: 04-314 WARSZAWA UL. CHŁOPICKIEGO 7/9 m34 tel. (fax) 612-33-43		INWESTOR ZESPÓŁ SZKÓŁ Nr 5 IM. ST. KISIELEWSKIEGO UL. SZCZAWNICKA 1 04-089 WARSZAWA	
TEMAT: PROJEKT WYKONAWCZY WYMIANY INSTALACJI WOD-KAN				FAZA: WYKONAWCZY	
OBIEKT: ZESPÓŁ SZKÓŁ Nr 5 IM. ST. KISIELEWSKIEGO UL. SZCZAWNICKA 1				DATA: 03.2007r.	
TREŚĆ RYS.: RZUT I. PIĘTRA				SKALA: 1:100	
PROJEKTOWAŁ / NR UPR.		PODPIS		SPRAWDZIŁ / NR UPR.	
INŻ. T. WEBER ST-107/87		<i>[Signature]</i>		MGR INŻ. R. KWIATKOWSKI ST-442/87	
		<i>[Signature]</i>		NR RYS. 3	